

DIAGRAMA DO QUADRO DE DISTRIBUIÇÃO GERAL


QD1 - 30A
QD2 - 70A
QD3 - 100A

DETALHE DO QUADRO DE DISTRIBUIÇÃO 3 - QD3

CIRCUITO 9 - 30A
CIRCUITO 8 - 70A
CIRCUITO 7 - 30A
CIRCUITO 4 - 10A
CIRCUITO 1 - 10A
CIRCUITO 2 - 10A
CIRCUITO 3 - 15A

LEGENDA:

	QUADRO DE DISTRIBUIÇÃO (1 x 120 cm)	ESCA	ESQUILHO TERMOALUMINÁTICO MONOPOLAR
	PAREDE DE CONCRETO COM QUADRO MONOPOLAR		ESQUILHO TERMOALUMINÁTICO BIPOLAR
	FAIXA METÁLICA RETENÇÃO - 100x4		ESQUILHO TERMOALUMINÁTICO TERMOPLÁSTICO
	ELETRÓTIPO ABERTO		ESQUILHO DE TERMOPLÁSTICO
	ELETRÓTIPO FECHADO		ELETRÓTIPO FECHADO DO TIPO 0160

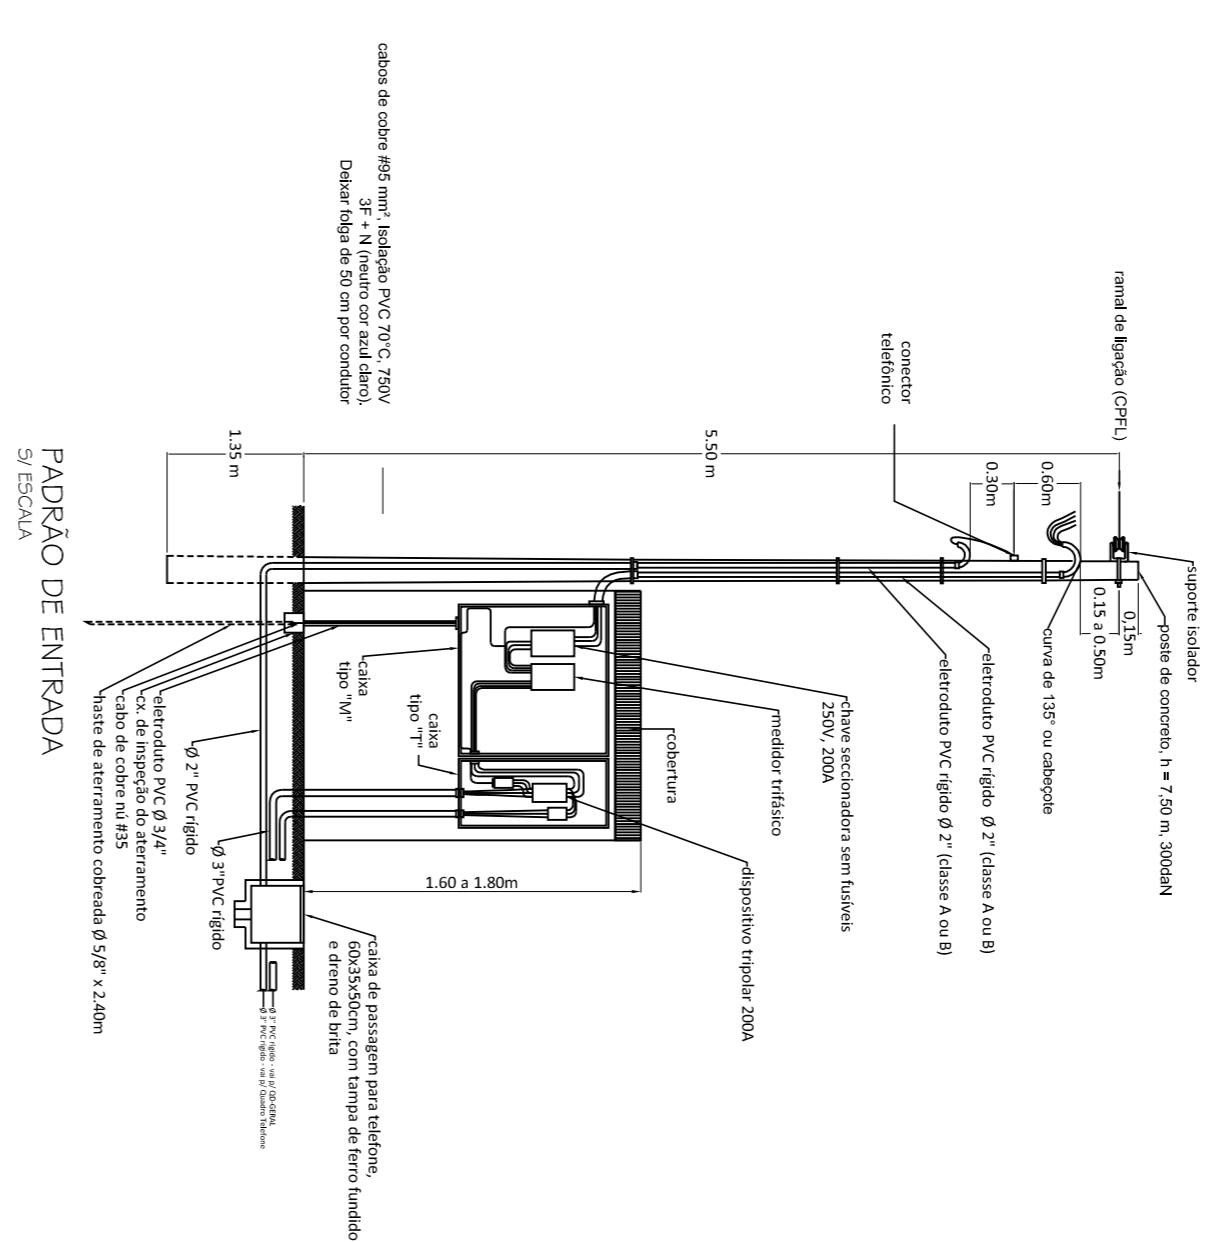

PADRÃO DE ENTRADA

PLANTA BAIXA
ESCALA 1:100

PREFEITURA DO MUNICÍPIO DE GUABIRA		SALVADOR LAMARE FILHO ENGENHEIRO ELETRICISTA CREA Nº 11.521/O-0/BA	
PROJETO DE INSTALAÇÃO DE SISTEMAS DE ENERGIA ELÉTRICA INSTALAÇÃO DE ELÉTRICIDADE PARA O PAVILÃO DE EXIBIÇÃO DE ARTEFATOS ELETROELETRÔNICOS		01/02	