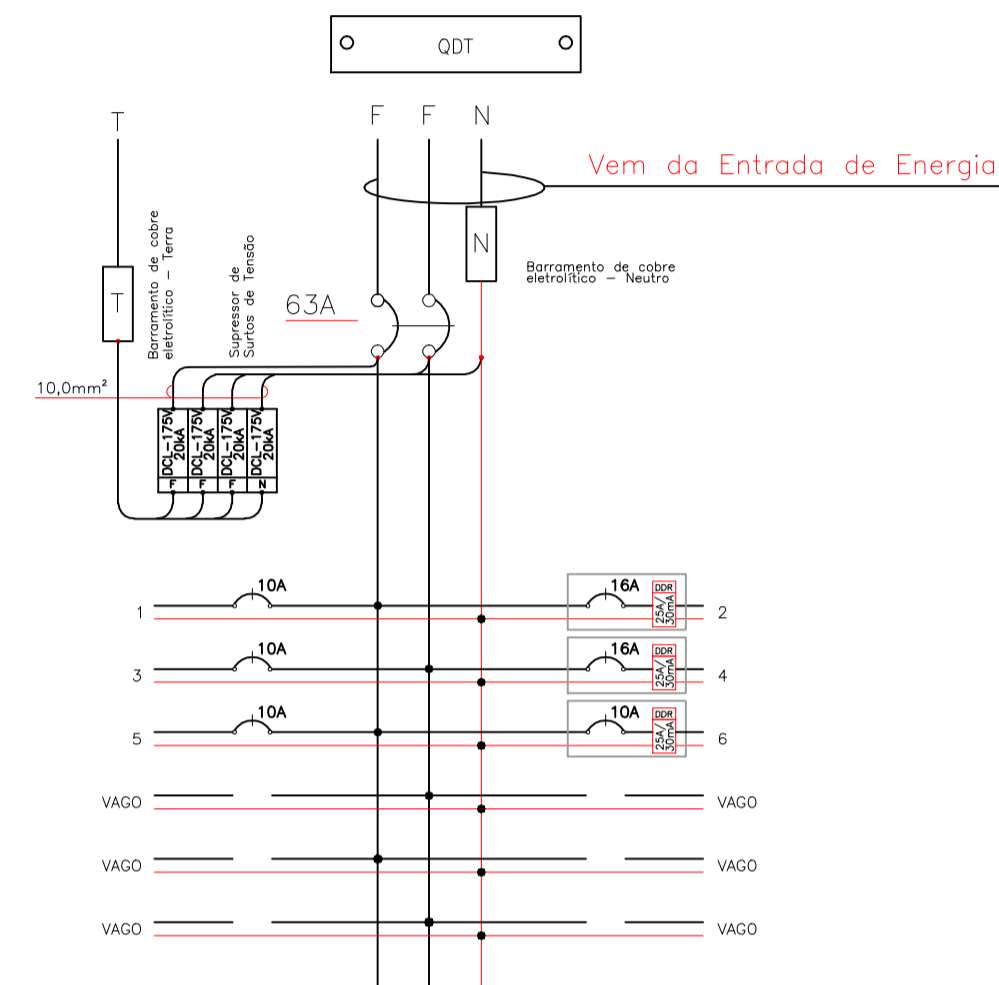


**QUADRO DE CARGAS:**

CIRCUITO	DESCRIÇÃO	P [W]	U [V]	I [A]	S [mm <sup>2</sup> ]	DISJ. [A]
1	ILUMINAÇÃO 1	400	127	3,15	1,50	1P-10
2	TUG 1	1600	127	12,60	2,50	1P-16
3	ILUMINAÇÃO 2	700	127	5,51	1,50	1P-10
4	TUG 2	1900	127	14,96	2,50	1P-16
5	ILUMINAÇÃO 3	500	127	3,94	1,50	1P-10
6	TUG 3	800	127	6,30	2,50	1P-10
AL	ALIMENTAÇÃO	5900	220/127	-	16,00	2P-63



**DIAGRAMA DO QDT**

**LEGENDA:**

- ELETRODUTO CORRUGADO DE PVC PARA ENERGIA
- ELETRODUTO LISO DE PEAD PARA ENERGIA
- ELETRODUTO LISO DE PEAD PARA TELEFONIA
- CABO NEUTRO (AZUL), FASE (VERMELHO), RETORNO (AMARELO), PROTEÇÃO (VERDE)
- LUMINÁRIA TIPO CALHA DE SOBREPOR 2x18W
- PONTO DE LUZ TIPO PLAFON 15W
- S INTERRUPTOR
- ⊕ TOMADA BAIXA MONOFÁSICA (H=30cm)
- ⊕ TOMADA MÉDIA MONOFÁSICA (H=120cm)
- ▭ QUADRO DE DISTRIBUIÇÃO
- △ TOMADA BAIXA DE TELEFONE (H=30cm)
- ▭ CAIXA DE TELEFONIA
- ▭ PADRÃO DE ENTRADA

**NOTAS:**

- ESTE PROJETO FOI ELABORADO CONFORME A ABNT NBR 5410;
- MEDIDAS EM CENTÍMETROS E NÍVEIS EM METROS;
- CONFERIR AS MEDIDAS NA OBRA;
- QUALQUER DIVERGÊNCIA CONSULTAR O PROJETISTA.

REVISÕES	número	descrição	data
01	RETRADA DA ILUMINAÇÃO DO JARDIM		OUT/2019

**MUNICÍPIO DE GUAÍRA**  
 CNPJ nº. 48.344.014/0001-59  
 Av. Gabriel Garcia Leal, nº. 676 - Maracá - Guaira/SP  
 Fone: (17) 3332-5100  
 Site: www.guaira.sp.gov.br - Correo: prefeitura@guaira.sp.gov.br

**IDENTIFICAÇÃO**  
 projeto  
**CONSTRUÇÃO DO CENTRO DE REFERÊNCIA DE ASSISTÊNCIA SOCIAL DO MUNICÍPIO DE GUAÍRA**  
 localização  
**AV. 25, Nº. 1883 - PD. MÁRIO LANO GUAÍRA/SP**  
 título  
**INST. ELÉTRICAS** código | folha  
**ELE** | 01/01  
 assunto  
**PLANTA BAIXA**  
**DIAGRAMA**  
**DETALHES**

escala gráfica	escala nominal	data
	1:50	OUT/2019

ASSINATURAS  
 proprietário

**JOSÉ EDUARDO COSCRATO LEUIS**  
 PREFEITO MUNICIPAL  
 CPF Nº. 100.705.228-71

projetista

**JOSÉ EMYGÍDIO DE OLIVEIRA NETO**  
 CREA/SP Nº. 50837/2297  
 ART Nº. 2802730181306886

APROVAÇÃO

**PLANTA BAIXA**  
 ESCALA 1:50