



PLANTA BAIXA
ESCALA 1:50




FACHADA
ESCALA 1:50

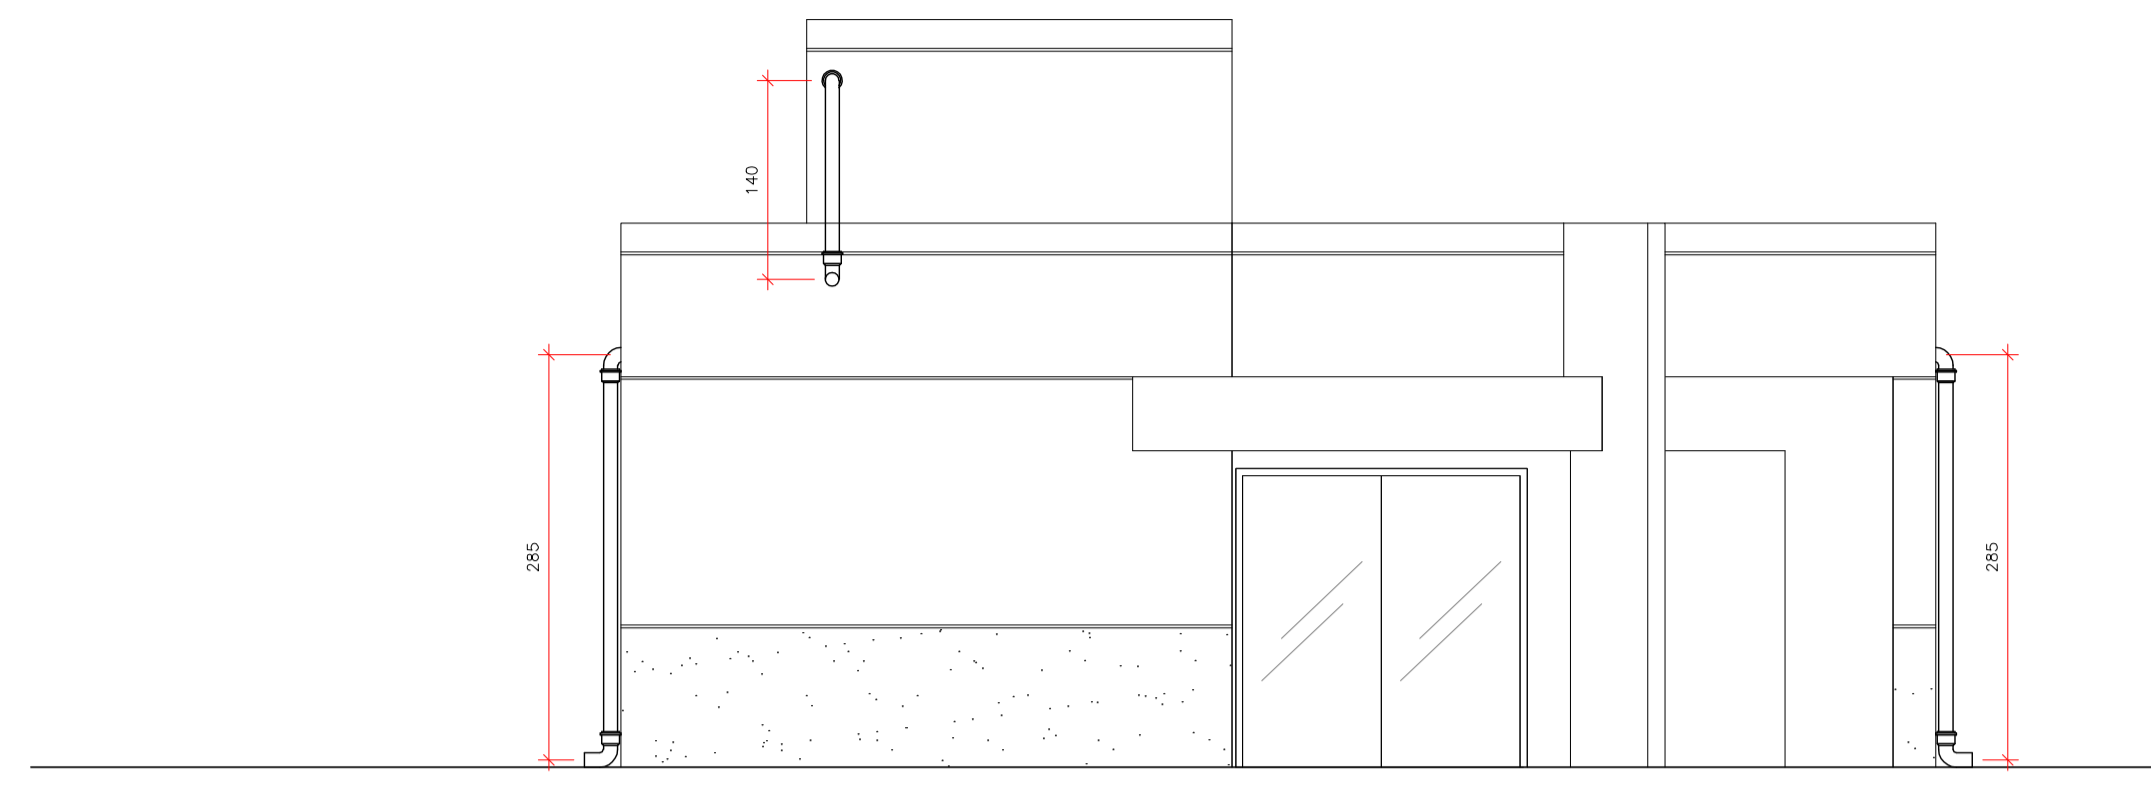


DETALHE DO RUFO PINGADEIRA
ESCALA 1:5

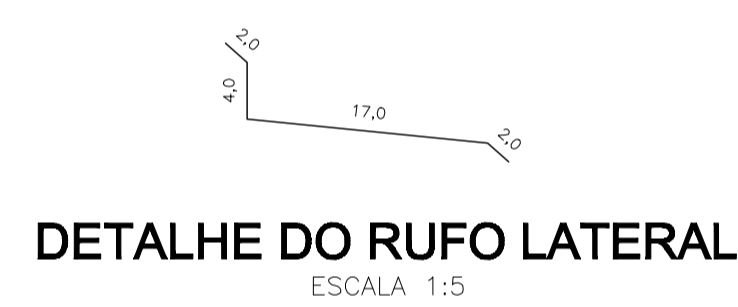

DETALHE DO RUFO LATERAL
ESCALA 1:5

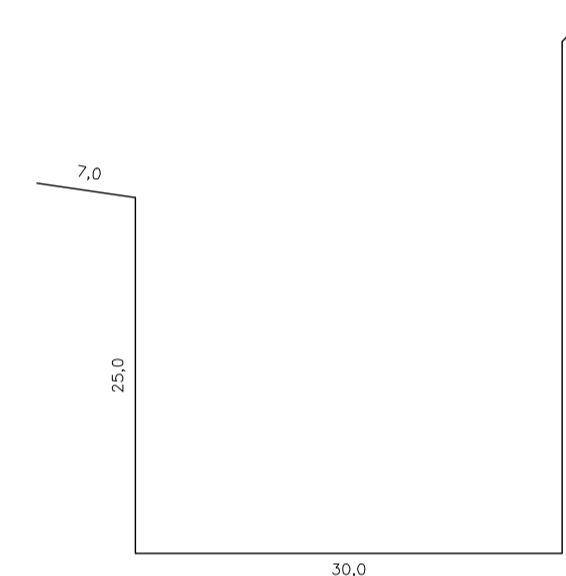

DETALHE DA CALHA
ESCALA 1:5

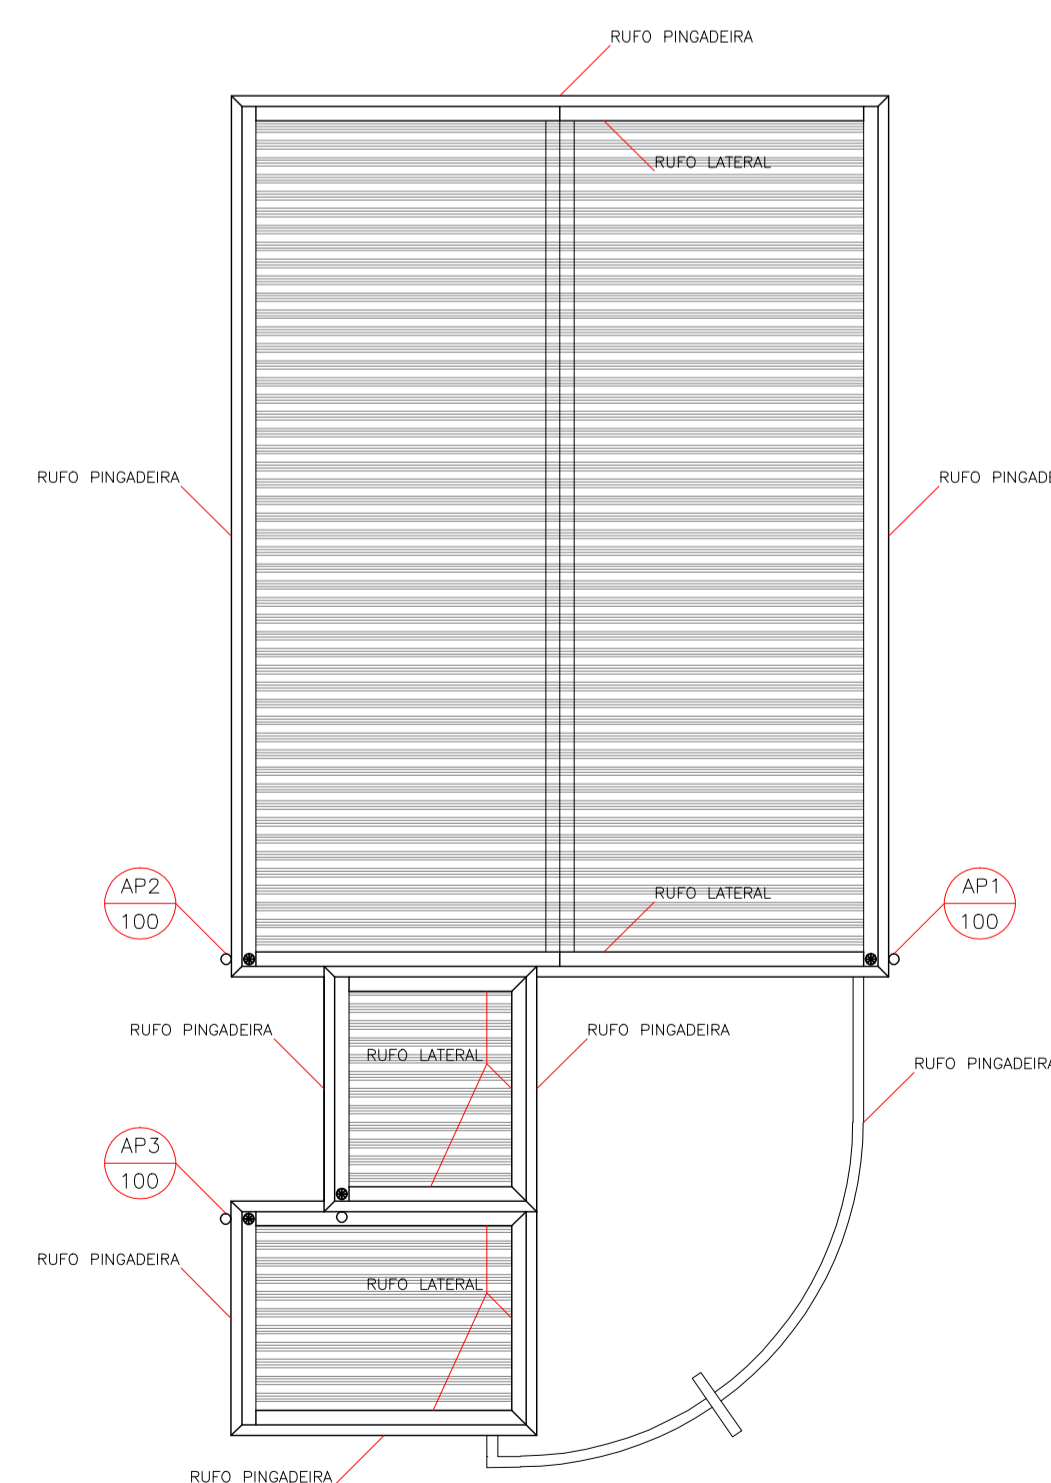

PLANTA DE COBERTURA
ESCALA 1:100

LEGENDA:

- TUBULAÇÃO DE PVC BRANCO DE ESGOTO
- - - TUBULAÇÃO DE PVC BRANCO DE ÁGUAS PLUVIAIS
- RALO SIFONADO
- ⊗ GRELHA HEMISFÉRICA
- CAIXA DE INSPEÇÃO DE ESGOTO

NOTAS:

- ESTE PROJETO FOI ELABORADO CONFORME A ABNT NBR 8160 E NBR 10844;
- MEDIDAS EM CENTÍMETROS E NÍVEIS EM METROS;
- CONFERIR AS MEDIDAS NA OBRA;
- QUALQUER DIVERGÊNCIA CONSULTAR O PROJETISTA.

REVISÕES		
número	descrição	data
01	RETRADA DA TORNEIRA DE JARDIM	OUT/2019

MUNICÍPIO DE GUAIÁRA
 CNPJ nº. 48.344.014/0001-59
 Av. Gabriel Garcia Leal, nº. 676 - Maracá - Guaiara/SP
 Fone: (17) 3332-5100
 Site: www.guaira.sp.gov.br - Correo: prefeitura@guaira.sp.gov.br

IDENTIFICAÇÃO

projeto: **CONSTRUÇÃO DO CENTRO DE REFERÊNCIA DE ASSISTÊNCIA SOCIAL DO MUNICÍPIO DE GUAIÁRA**

localização: **AV. 25, Nº. 1883 - PD. MÁRIO LANO GUAIÁRA/SP**

titulo: **HIDRÁULICA** código: **HID** folha: **02/02**

assunto: **ESGOTO SANITÁRIO PLANTA BAIXA ÁGUA PLUVIAL PLANTA DE COBERTURA DETALHES**

escala gráfica	escala nominal	data
0 0,5 1 1,5	INDICADA	OUT/2019

ASSINATURAS
 proprietário:

JOSÉ EDUARDO COSCRATO LEIS
 PREFEITO MUNICIPAL
 CPF Nº. 100.705.228-71
 projetista

JOSÉ EMYGÍDIO DE OLIVEIRA NETO
 CREA/SP Nº. 508372297
 ART Nº. 28027230191306886
 aprovação